



工事完了後に作成する出来形図例1


平面図 S=1:300

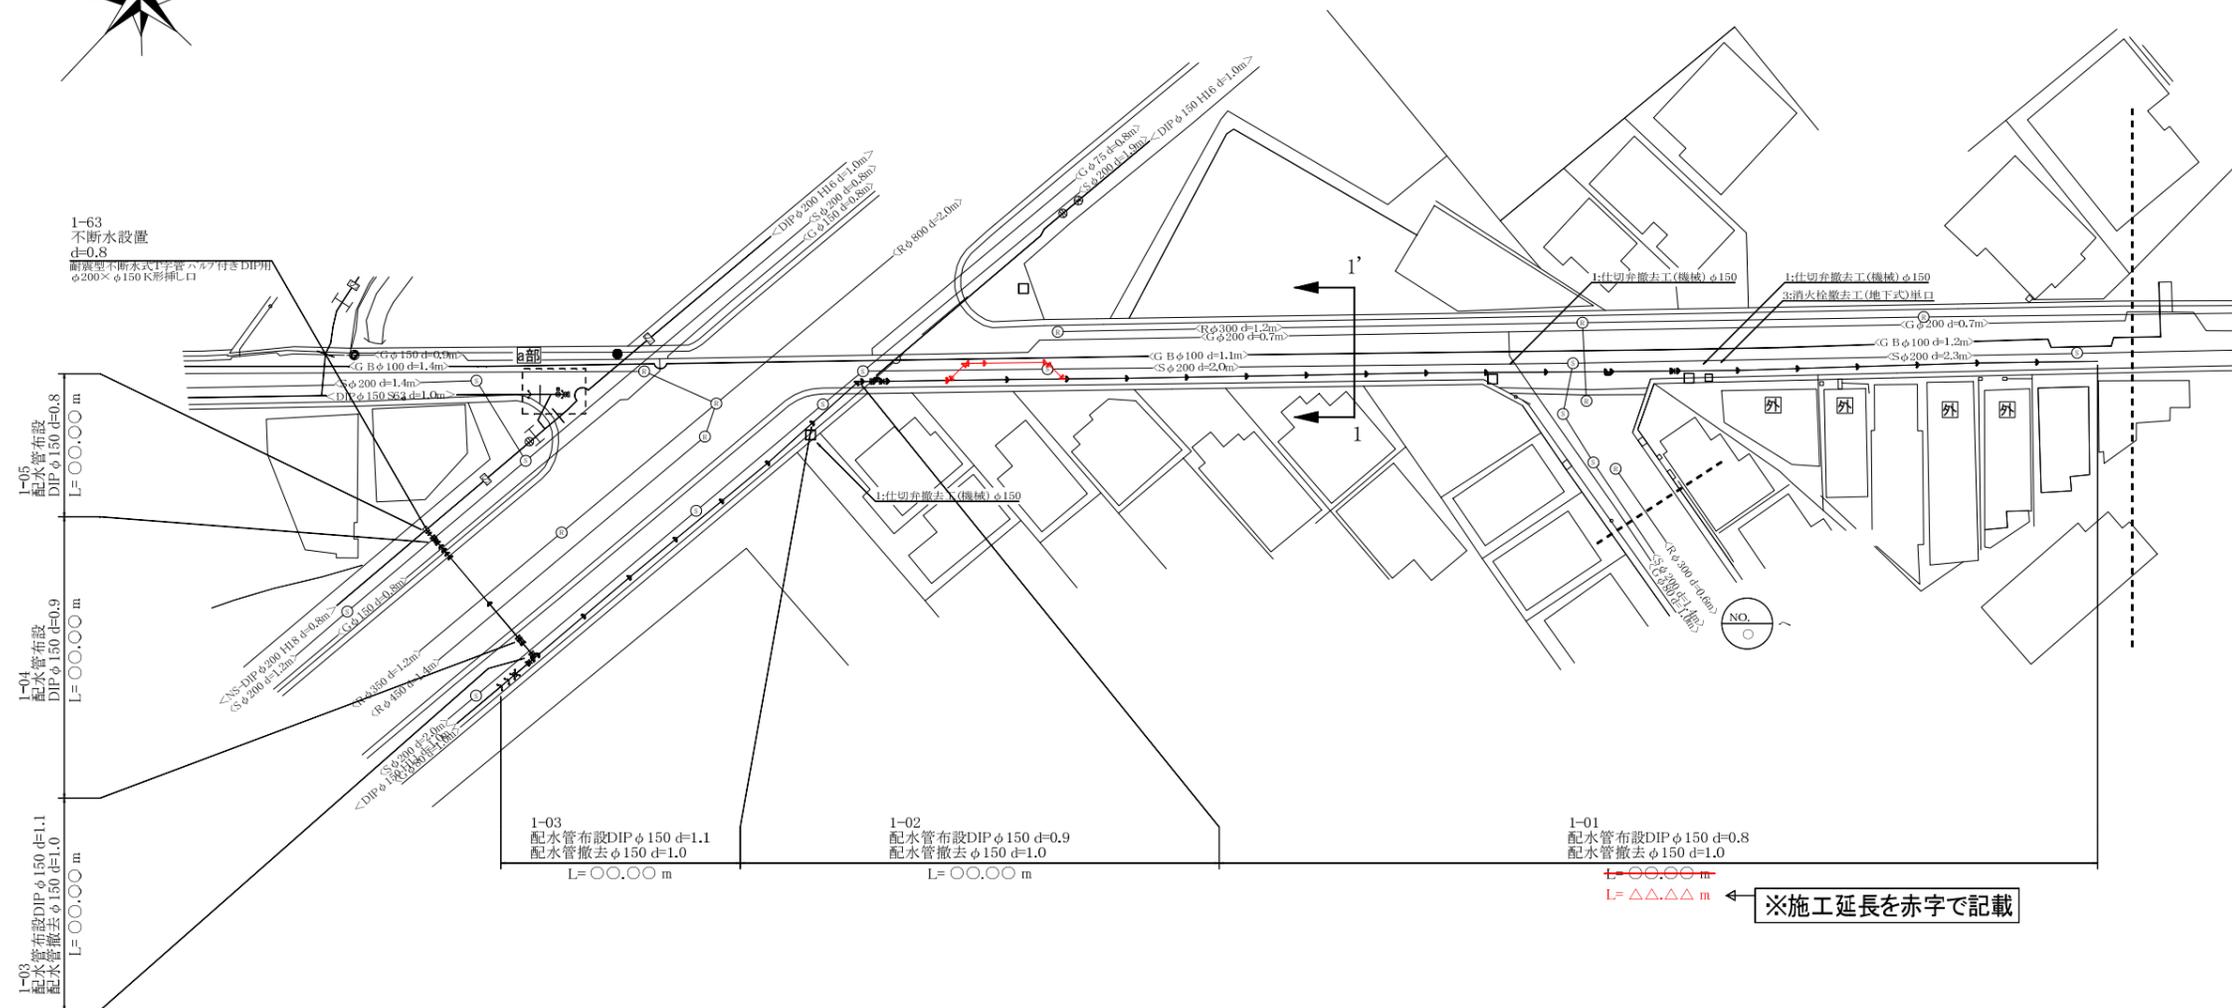

附近見取図 S=1:2500

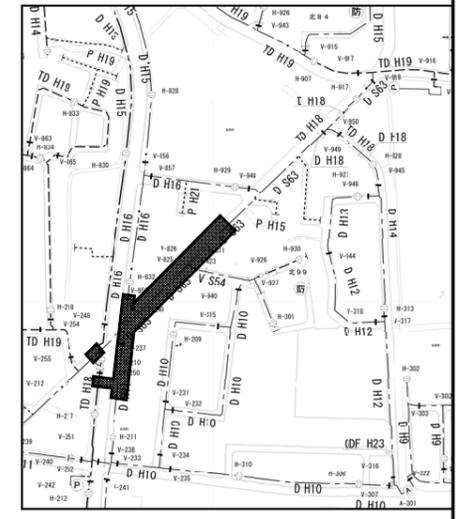

埋設情報参考図 S=Free

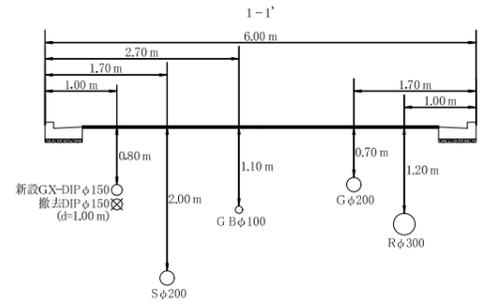


1-03 配水管布設DIP φ150 d=1.1
配水管撤去 φ150 d=1.0
L=○○.○○ m

1-02 配水管布設DIP φ150 d=0.9
配水管撤去 φ150 d=1.0
L=○○.○○ m


1-01 配水管布設DIP φ150 d=0.8
配水管撤去 φ150 d=1.0
L=○○.○○ m

※施工延長を赤字で記載

a部詳細図 S=Free

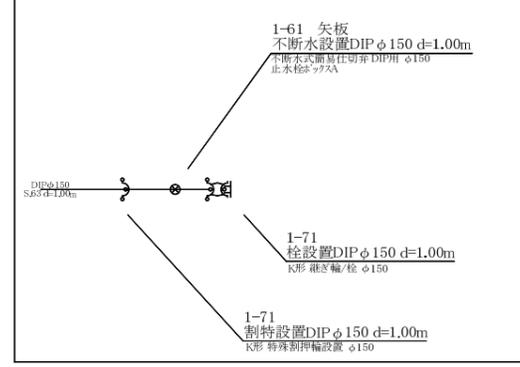

配管詳細図 S=Free

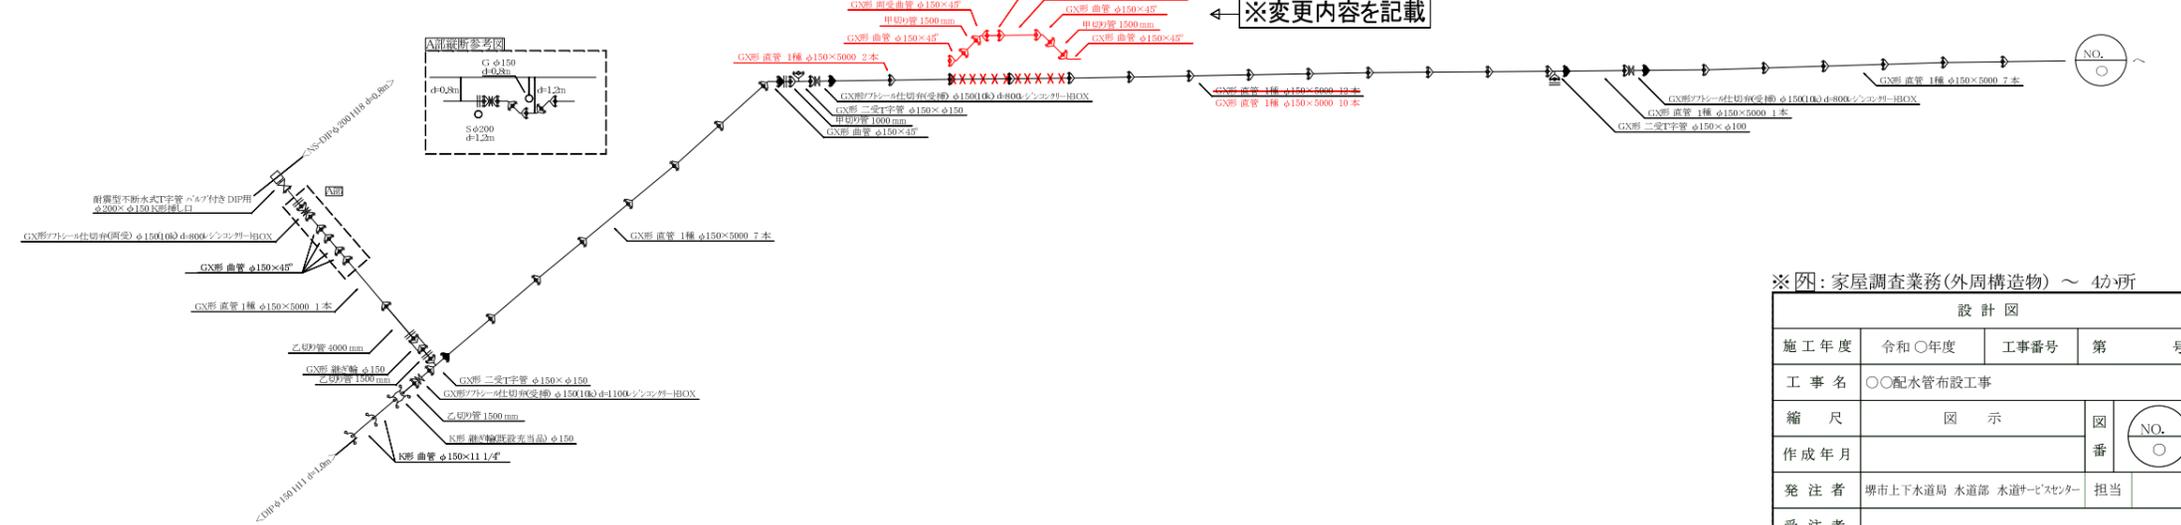

※ [] : 家屋調査業務(外周構造物) ~ 4ヶ所

設計図			
施工年度	令和○年度	工事番号	第○号
工事名	〇〇配水管布設工事		
縮尺	図示	図番	NO. ○
作成年月			
発注者	堺市上下水道局 水道部 水道サービスセンター	担当	
受注者			

