

概略平面図

平面図 S=1/1000



配水管延長表

口径	布設延長(参考)
φ150	〇〇.〇〇m

仕切弁・消火栓設置数表


	消火栓(φ150)	1個
	仕切弁(φ150)	4個

給水接合替表(参考)

φ20-25	~〇か所
φ30-40	~〇か所

仮配管


PP φ50 - 3本

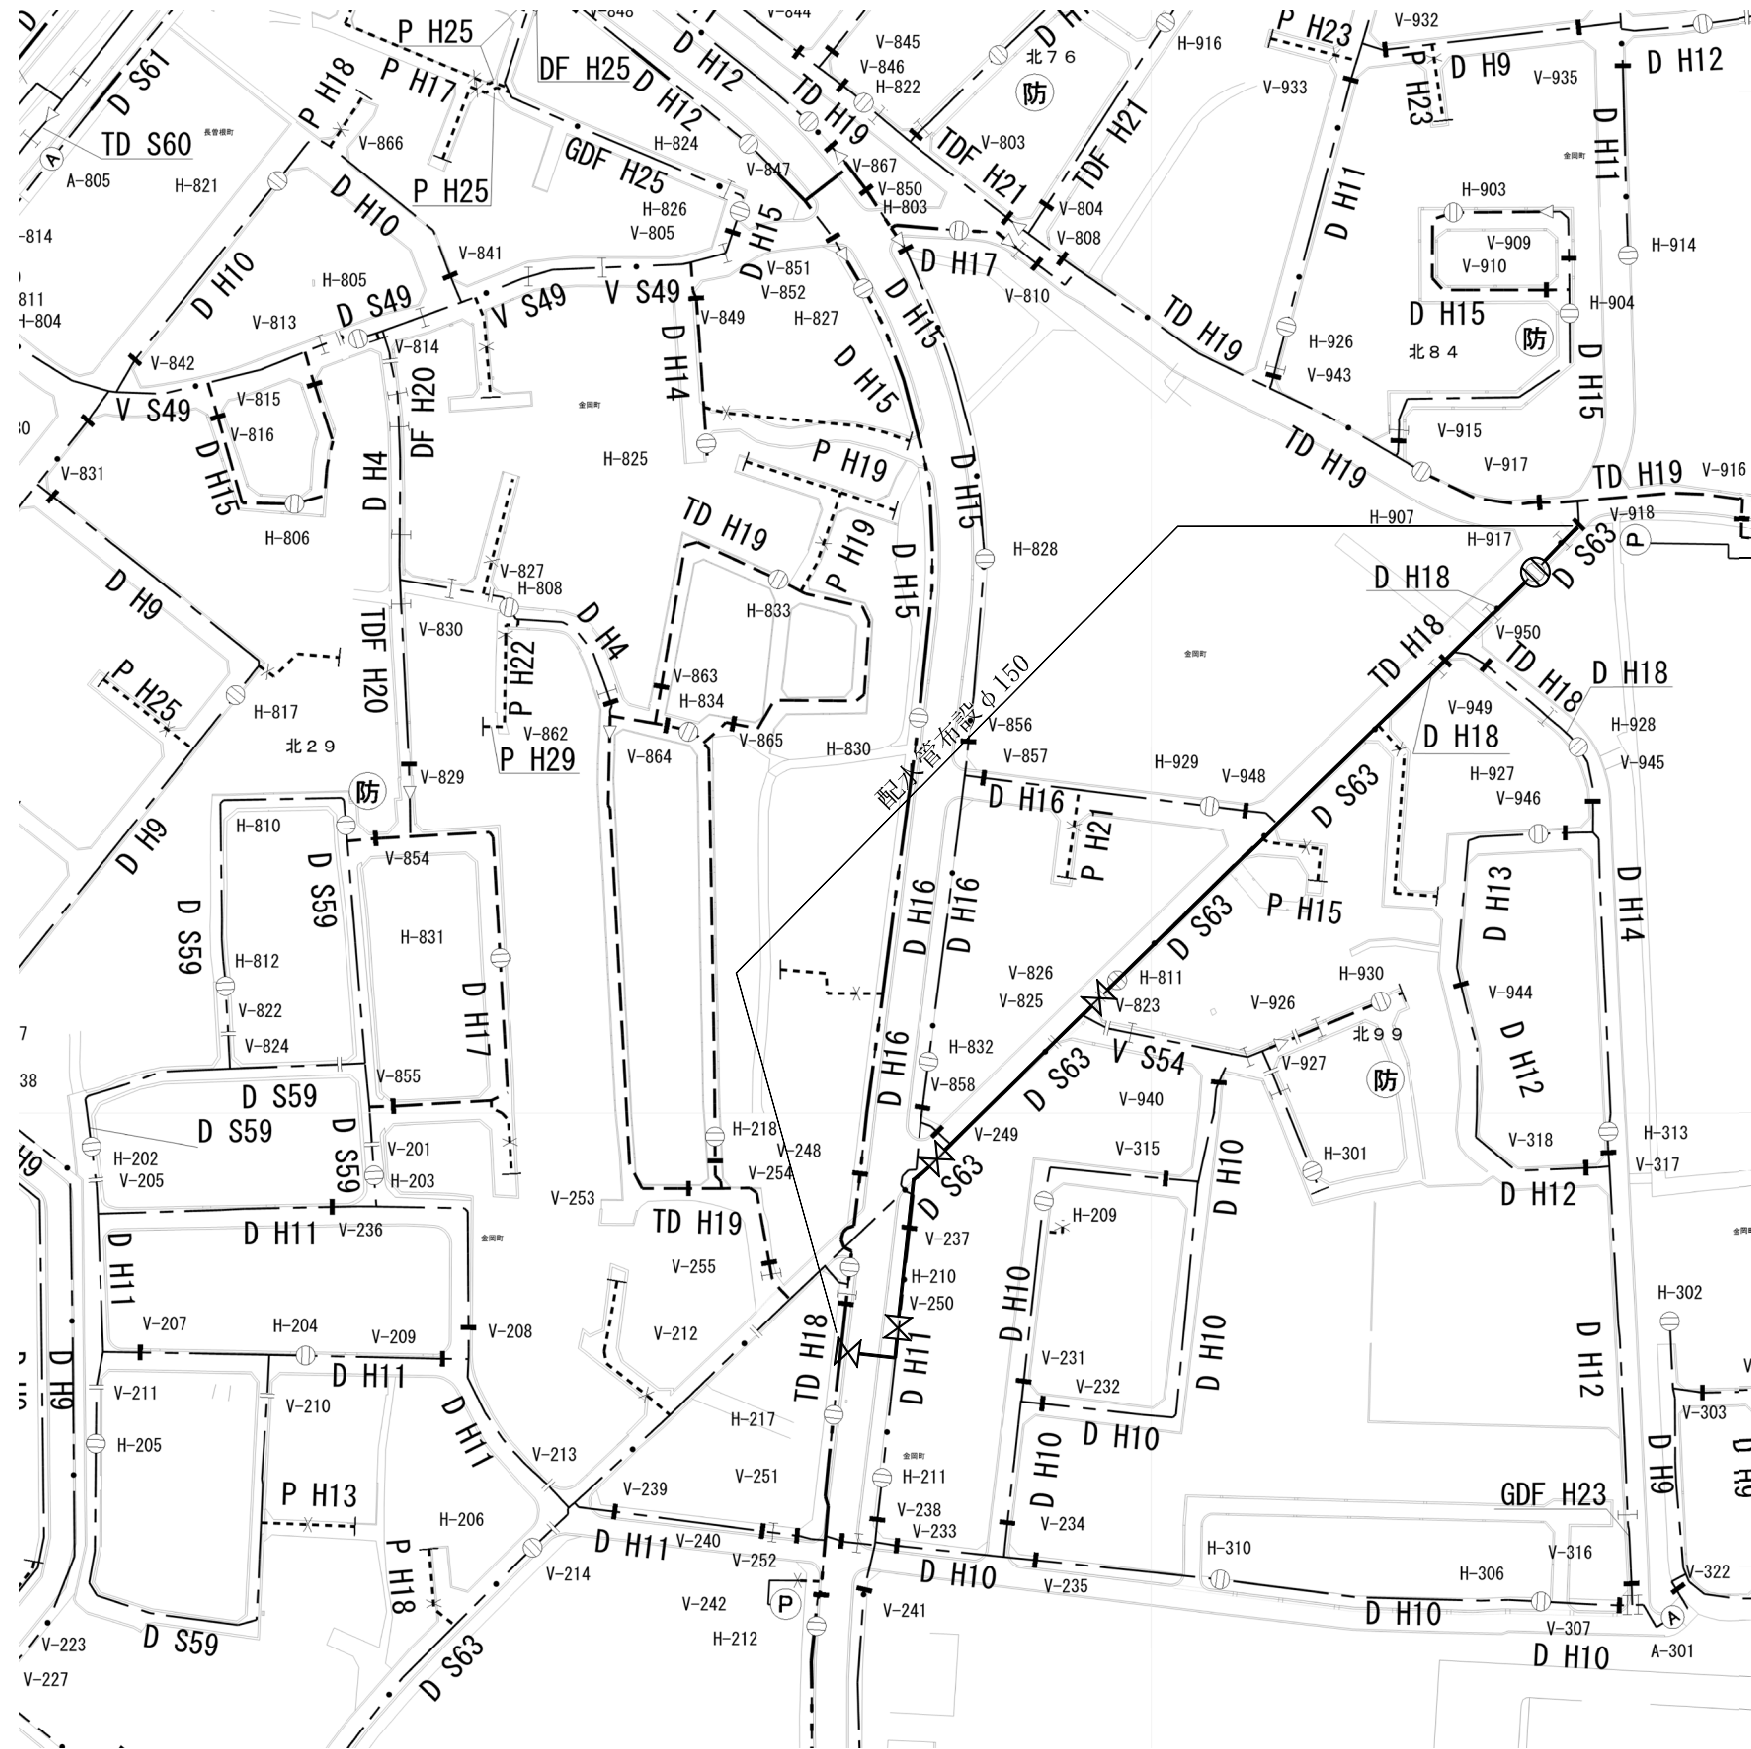



DB発注図例 (本管・給水管)

参考図

平面図 S=1:300

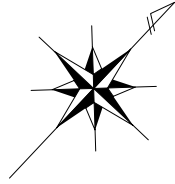

附近見取図 S=1:2500

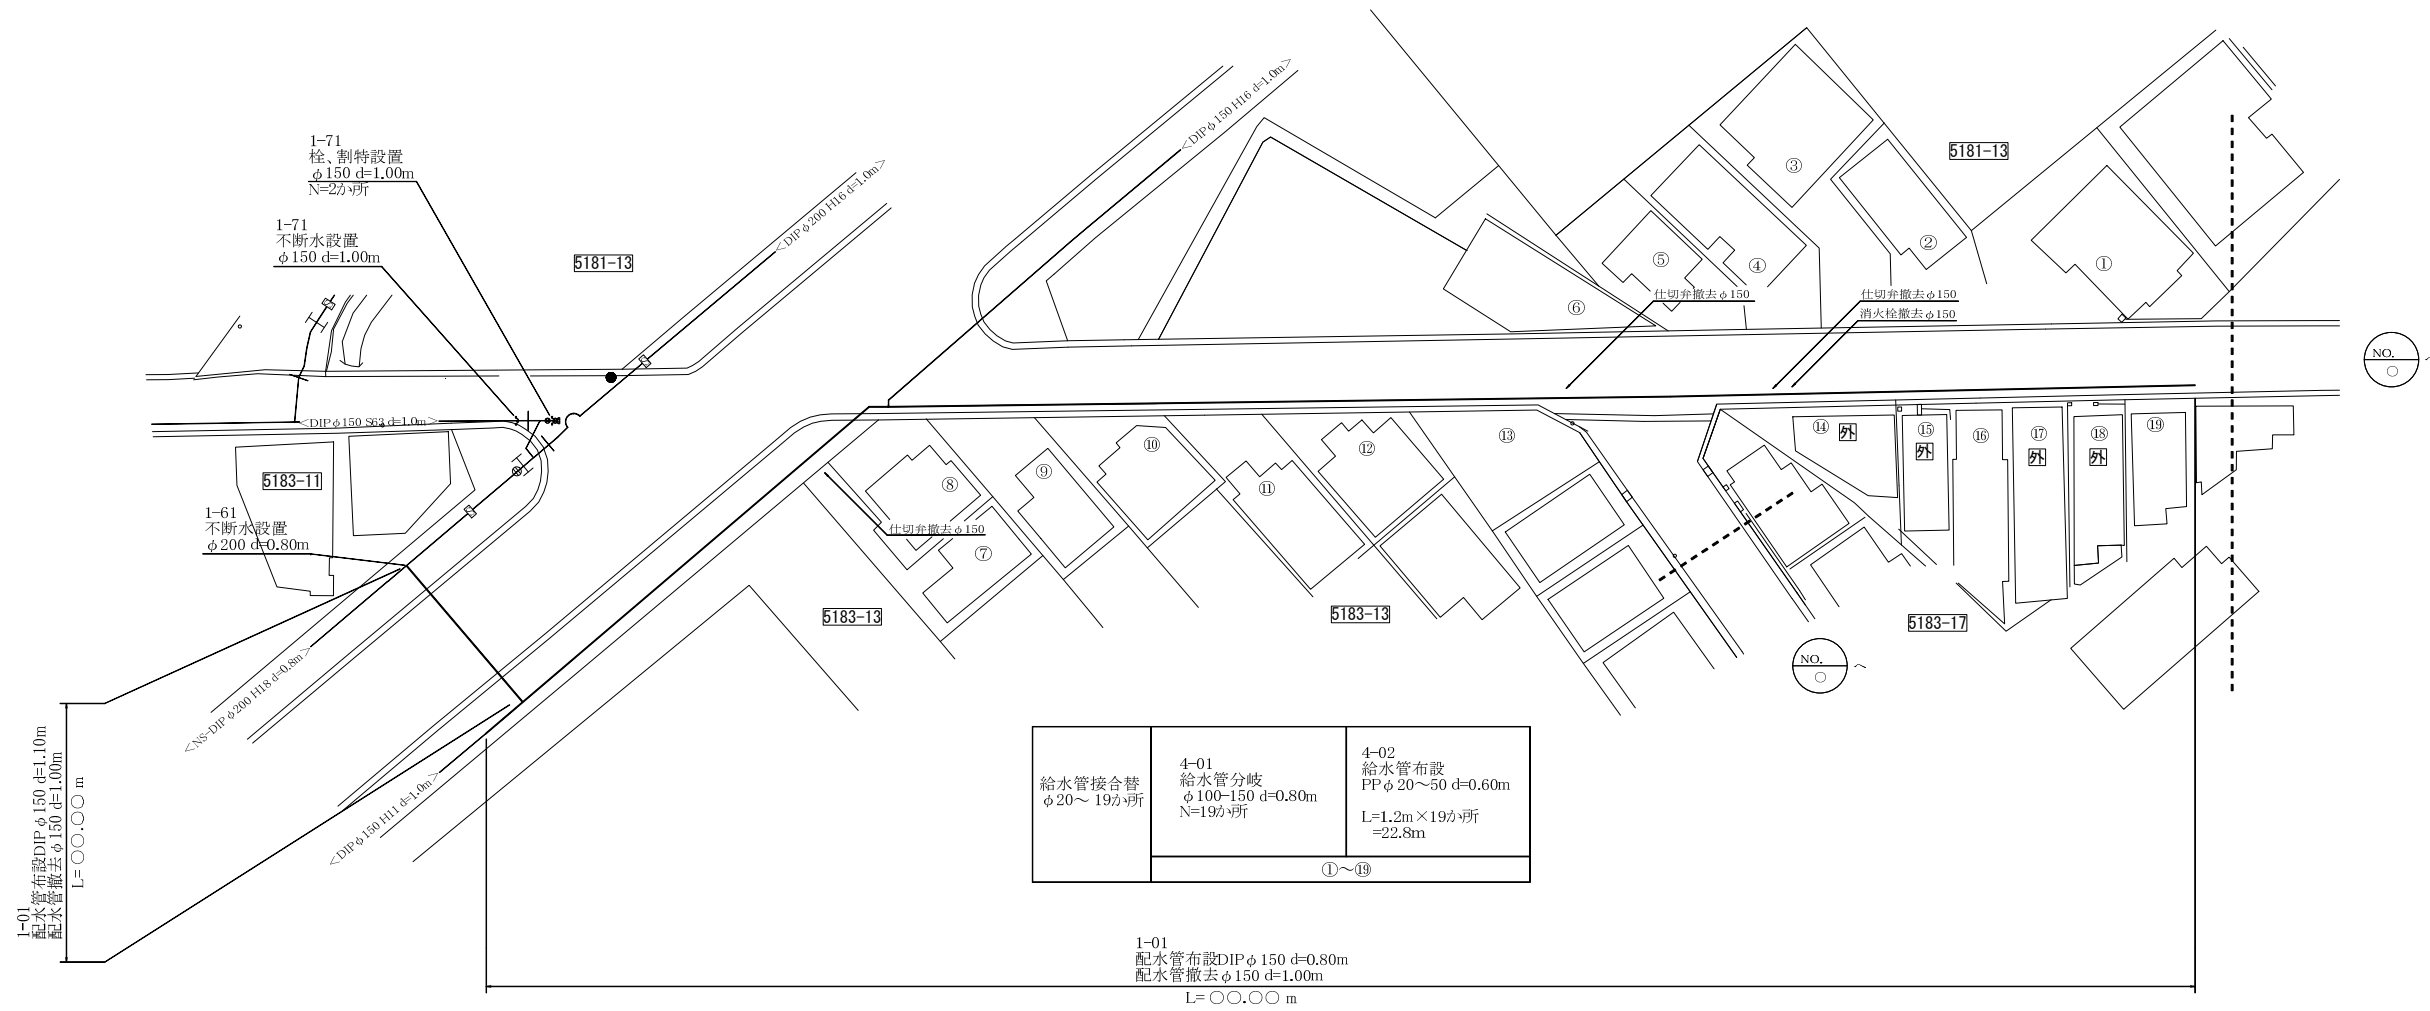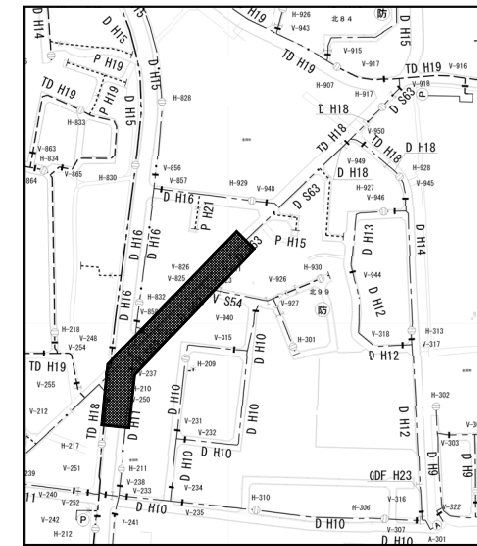


※ [外]: 家屋調査業務(外周構造物) ~ 4カ所

設計図			
施工年度	令和○年度	工事番号	第 号
工事名	○○配水管布設工事		
縮尺	図示	図番	NO. ○
作成年月			
発注者	堺市上下水道局 水道部 水道サービスセンター	担当	
受注者			



DB発注図例（仮配管）

参考図

平面図 S=1:300

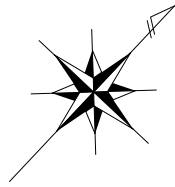

附近見取図 S=1:2500

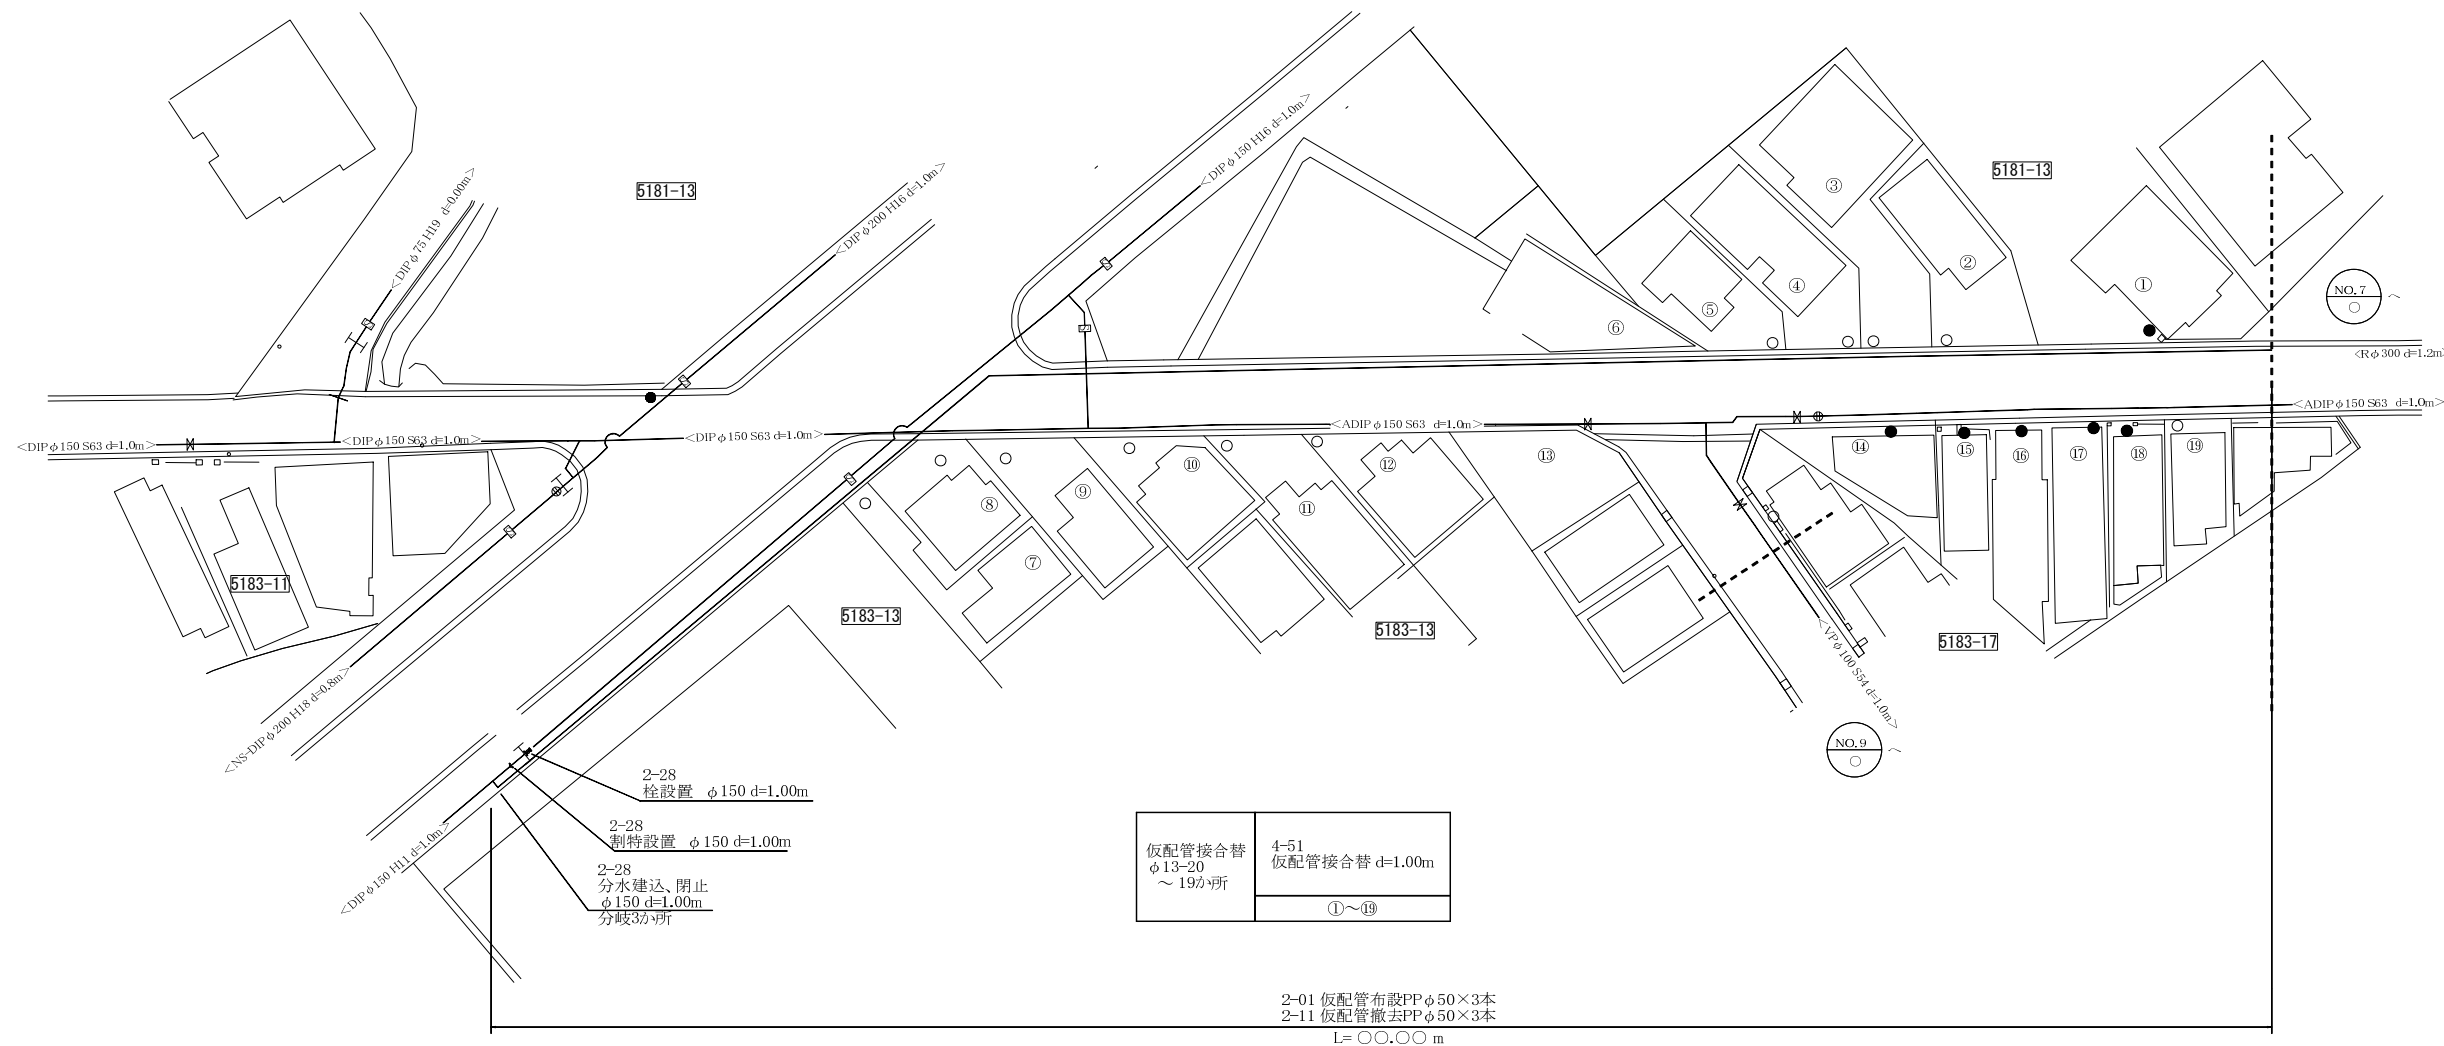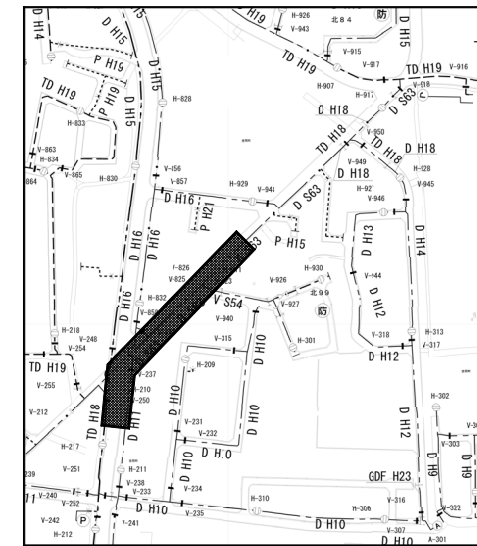

仮配管接合替 φ13-20 ~19ヶ所	4-51 仮配管接合替 d=1.00m ①~⑭
---------------------------	-------------------------------

2-01 仮配管布設PPφ50×3本
2-11 仮配管撤去PPφ50×3本
L=〇〇.〇〇 m

設計図			
施工年度	令和〇年度	工事番号	第 号
工事名	〇〇配水管布設工事		
縮尺	図示	図番	NO. 〇
作成年月			
発注者	堺市上下水道局 水道部 水道サービスセンター		担当
受注者			